



建筑物一览表

编号	名称	名称
①	CFE 组架及仓库大架	传达室一
②	CFE 组架生产及仓库联合厂房	单高宿舍
③	传达室一	警卫室一
④	技术开发中心	液氨站
⑤	职工食堂	过桥走廊
⑥	综合楼	消防泵房及水池
⑦	综合仓库	天然气站

图例:

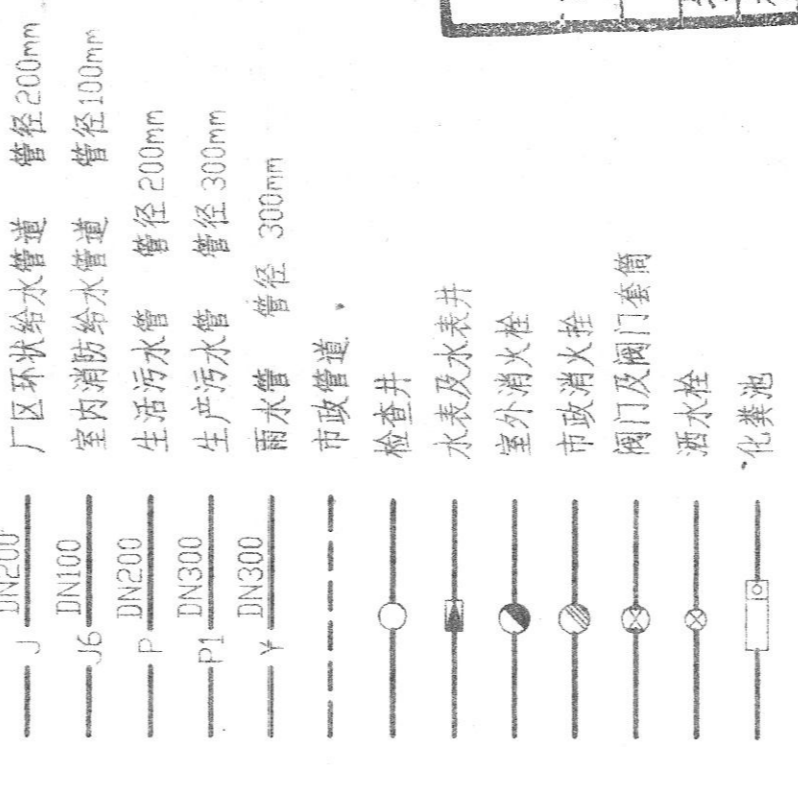

说明:  
 1. 图中所示给排水管道均为明管设计。  
 2. 图中所示雨水管、污水管、采暖管均以米为单位，管径以毫米为单位。  
 3. 雨水管采用 UPVC 雨水管，管径不小于 100mm。  
 4. 雨水管采用 UPVC 雨水管，管径不小于 100mm。  
 5. 雨水管采用 UPVC 雨水管，管径不小于 100mm。  
 6. 雨水管采用 UPVC 雨水管，管径不小于 100mm。  
 7. 雨水管采用 UPVC 雨水管，管径不小于 100mm。  
 8. 雨水管采用 UPVC 雨水管，管径不小于 100mm。  
 9. 雨水管采用 UPVC 雨水管，管径不小于 100mm。  
 10. 雨水管采用 UPVC 雨水管，管径不小于 100mm。  
 11. 雨水管采用 UPVC 雨水管，管径不小于 100mm。  
 12. 雨水管采用 UPVC 雨水管，管径不小于 100mm。  
 13. 雨水管采用 UPVC 雨水管，管径不小于 100mm。  
 14. 雨水管采用 UPVC 雨水管，管径不小于 100mm。  
 15. 雨水管采用 UPVC 雨水管，管径不小于 100mm。

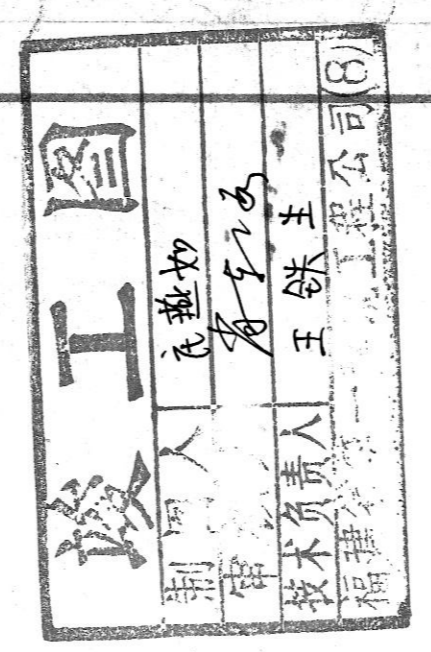

机械工业部第五设计研究院  
 通士达一期工程  
 甲能灯生产厂区  
 厂区给排水管道平面图

设计单位: 机械工业部第五设计研究院  
 设计日期: 2000.02  
 设计人: 王敏  
 审核人: 王敏  
 专业: 给排水  
 图号: 0200021  
 比例: 1:500  
 日期: 2000.02

