


图例
 名称
 规格型号
 备注

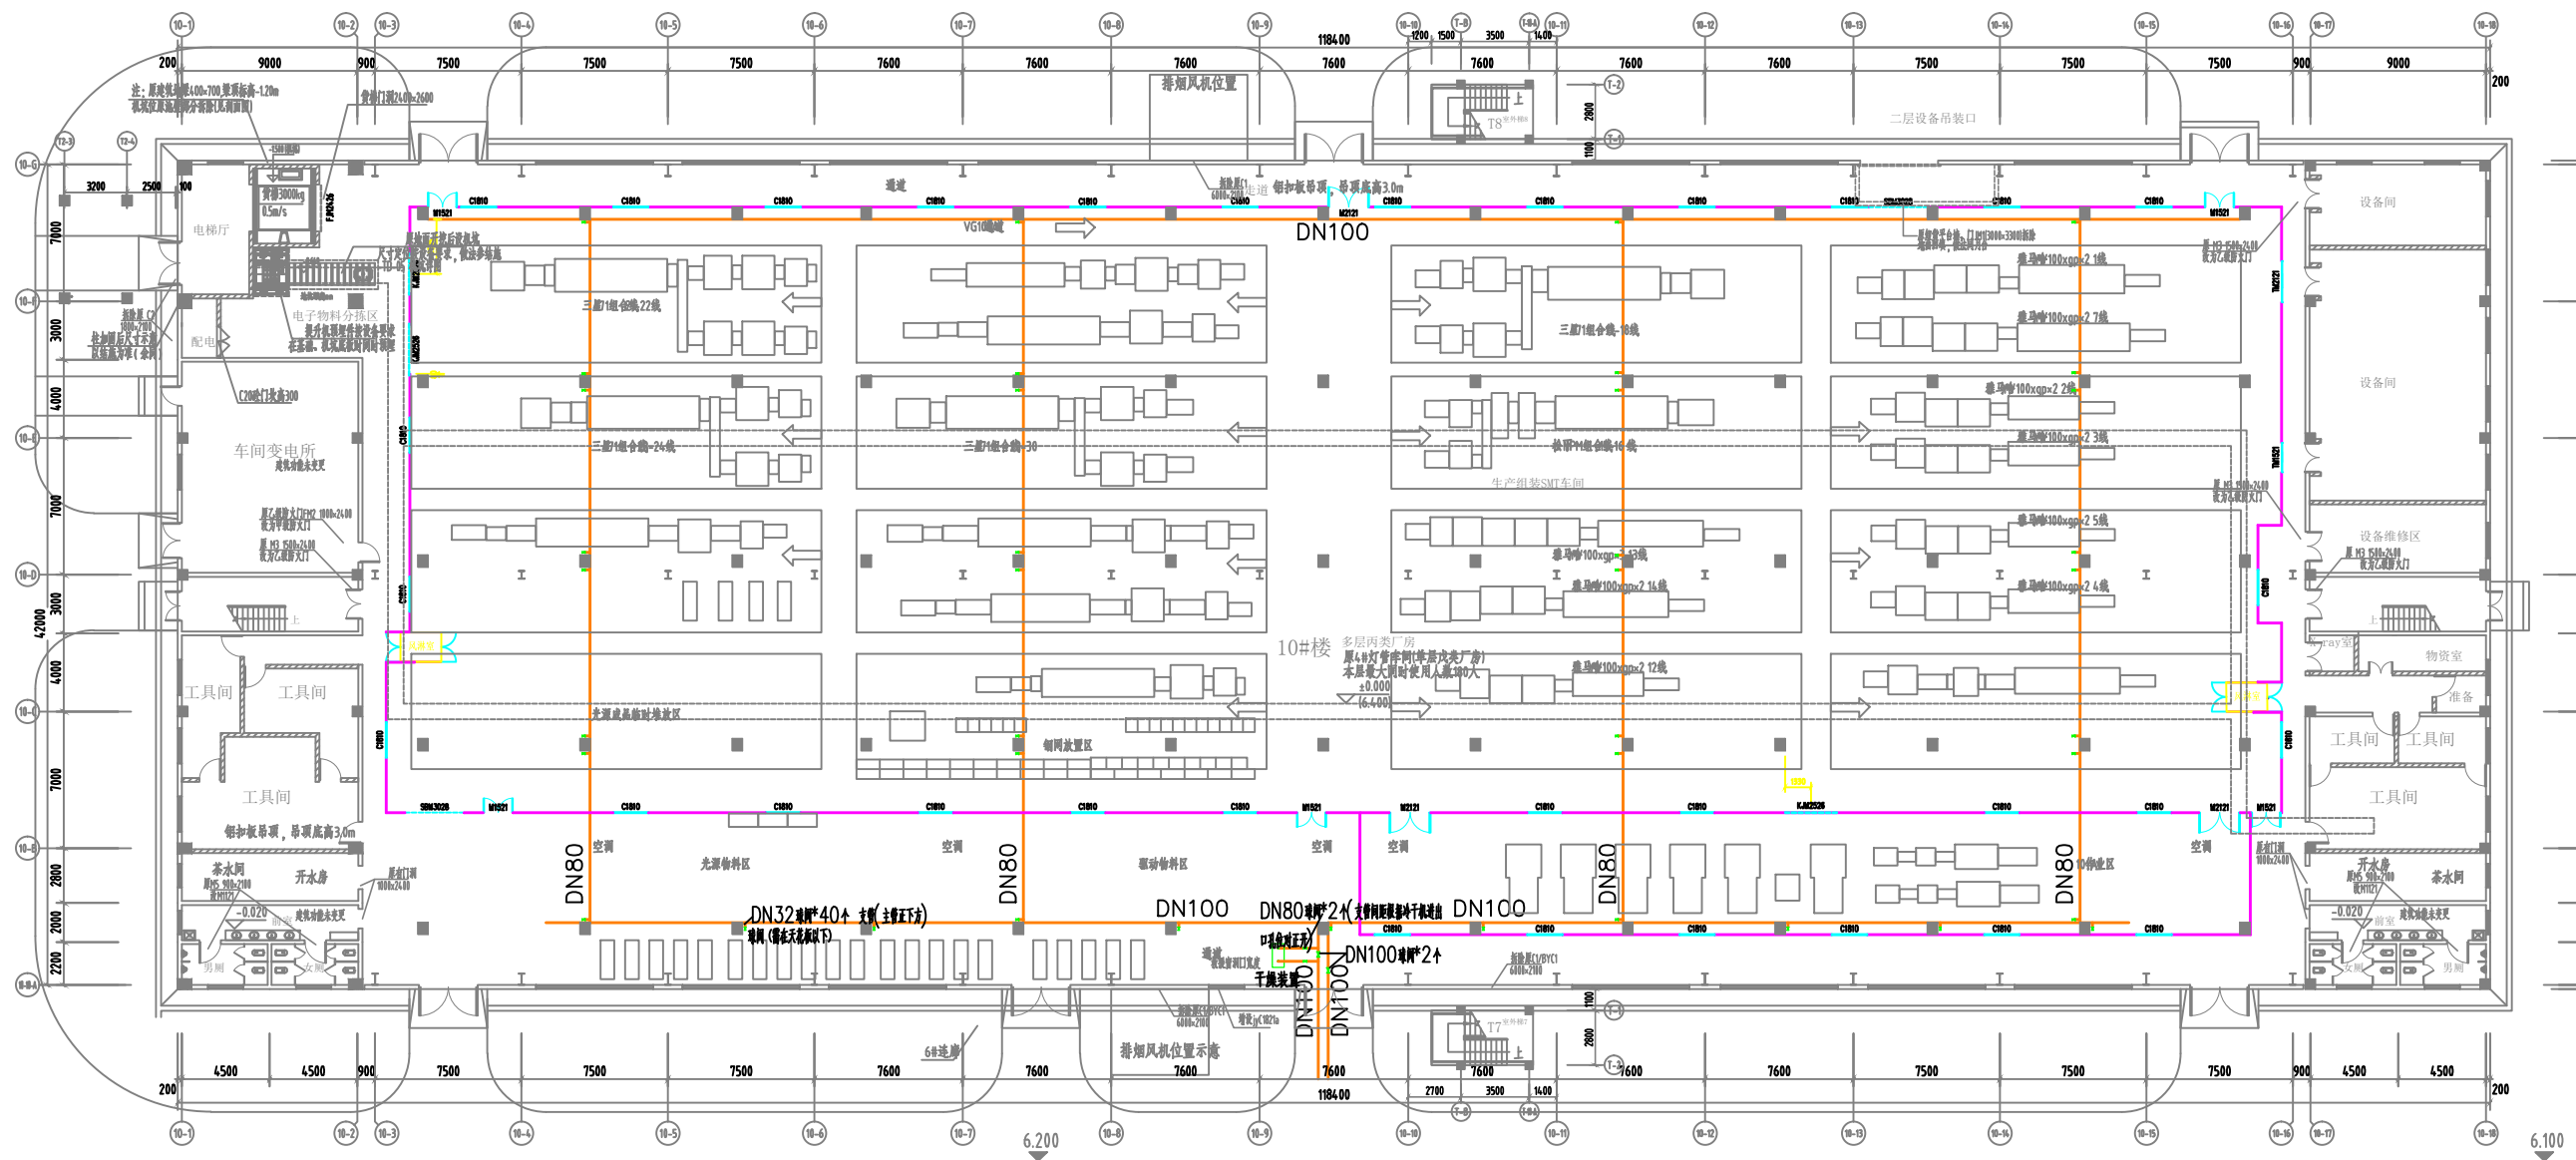

10#厂房F1空压管平面图 1:250

| 图例 | 名称 | 规格型号 | 备注 |
|----|------|------|----|
| | 电气桥架 | | |

| | |
|---|--|
| 中国中轻国际工程有限公司 (中国轻工国际工程设计院) China BCEI International Engineering Co., Ltd. | |
| 项目负责人: _____ 专业负责人: _____ 审核: _____ 设计: _____ 绘图: _____ | 工程名称: 厦门电光源生产科研基地(二期) 专业: 暖通 阶段: 施工图 比例: 1:250 日期: _____ 图号: B208S3-7-3 |