


版别
 日期
 设计
 审核
 描述

版别	日期	设计	审核	描述

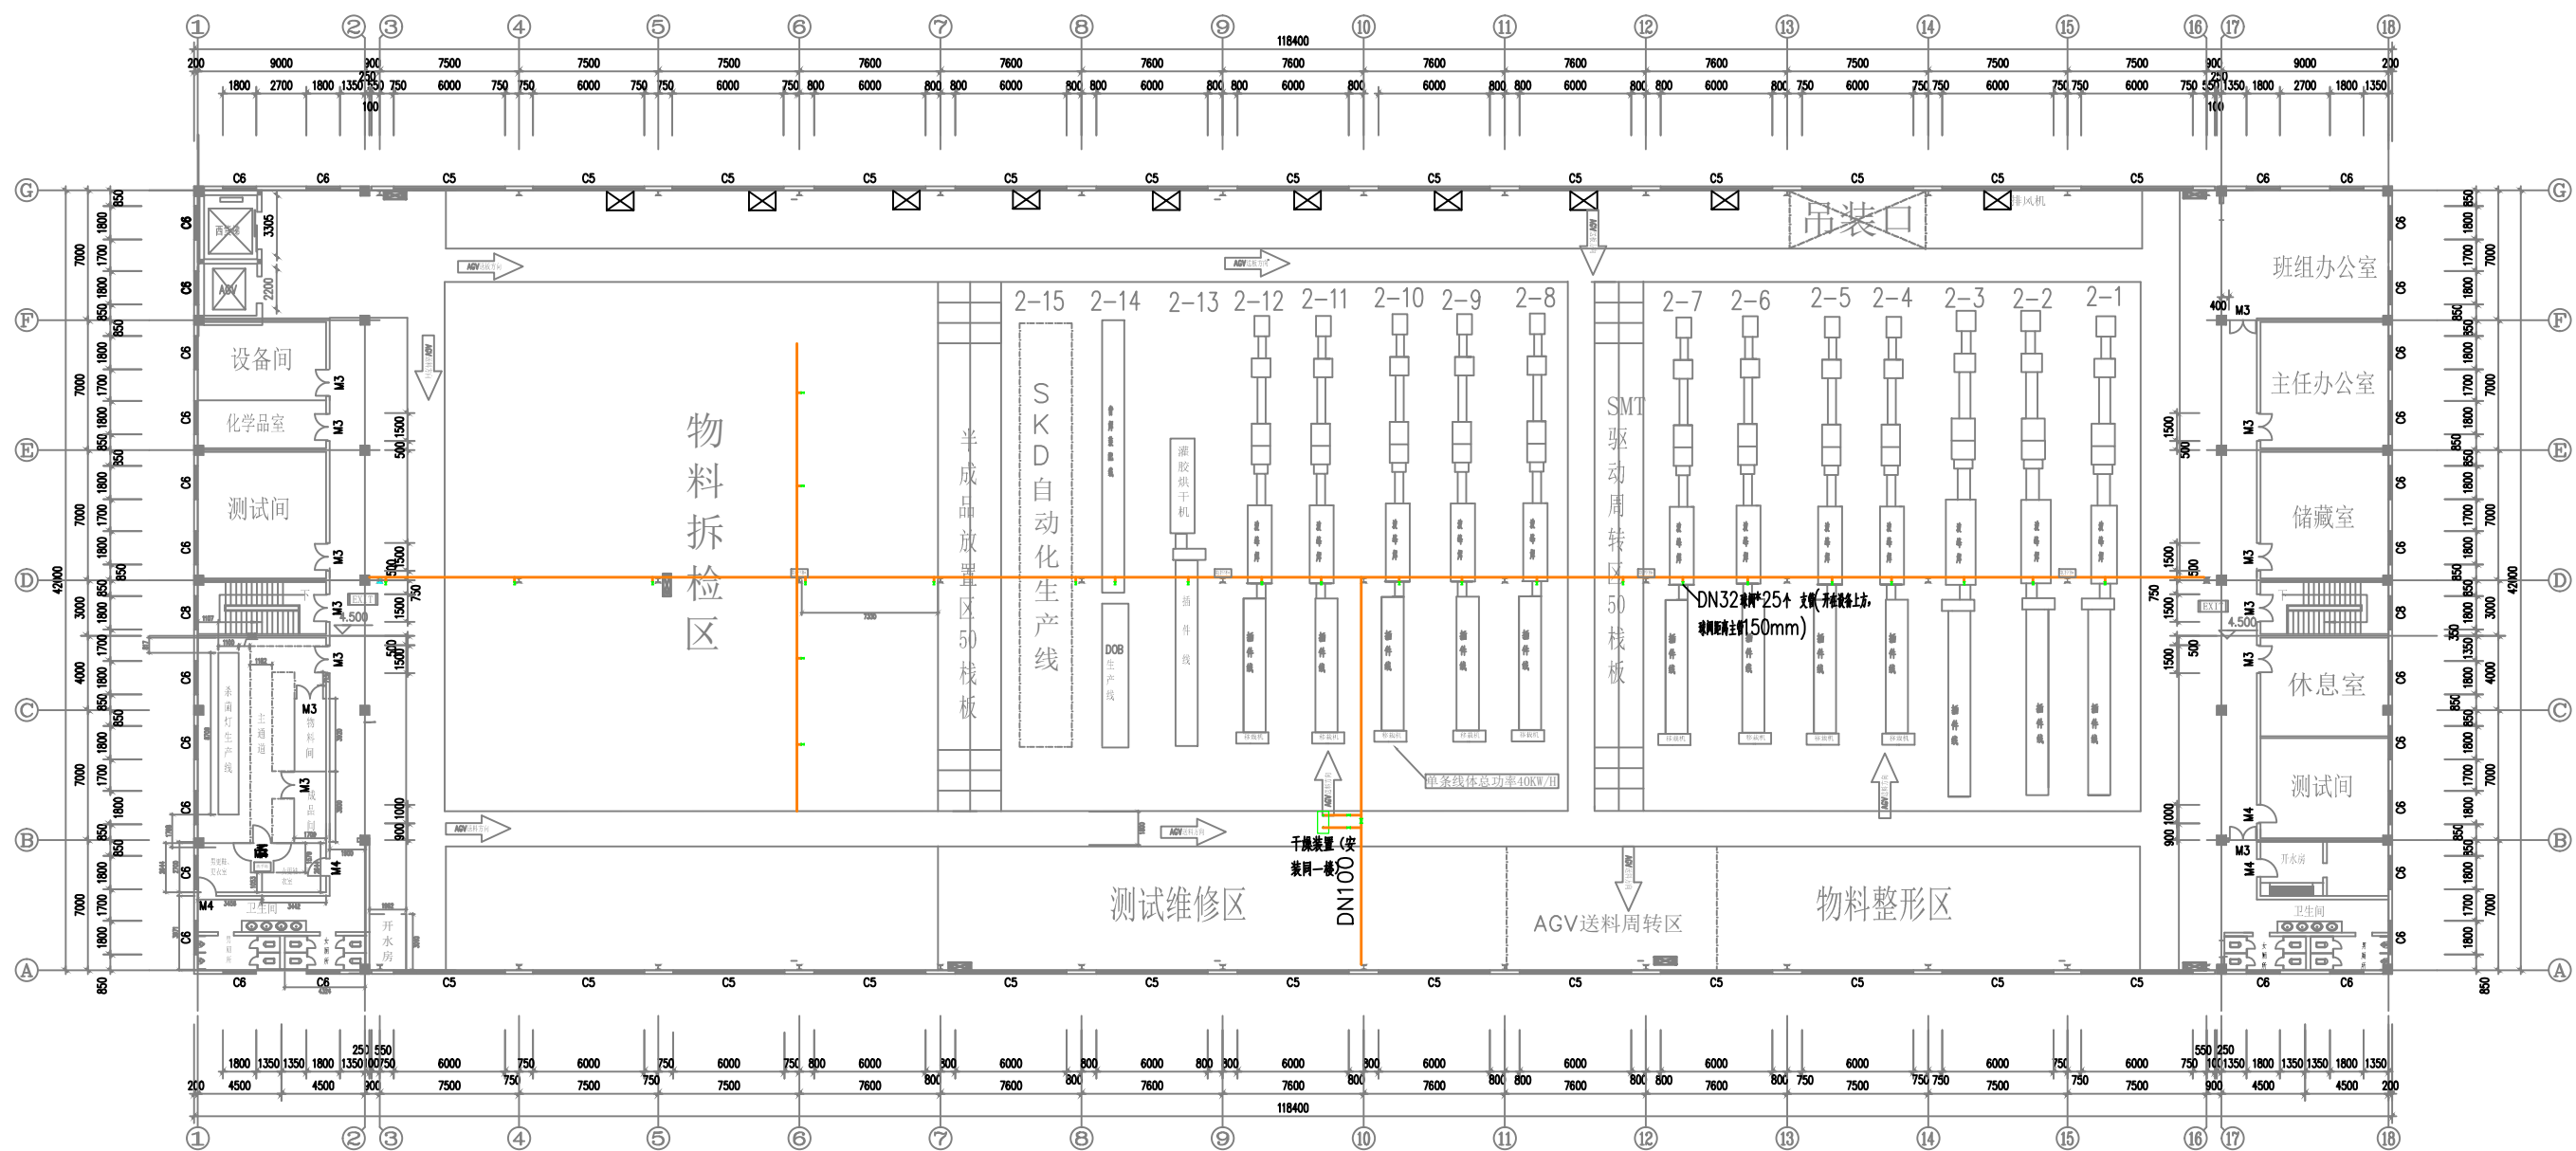

医药箱 你所在的位置 安全出口 消防栓 灭火器 警铃 应急灯 疏散通道 疏散方向 单位: mm

火警电话 (内部: 7263551 外部: 119)

10#厂房F2空压管平面图 1:250

4.500 平面图

中国中轻国际工程有限公司 (中国轻工国际工程设计院) China BCEL International Engineering Co., Ltd.		工程设计证书 Certificate No. 甲级 010019-3	
项目负责人 设计人 审核人 批准人	专业负责人 校对人 制图人 绘图人	工程名称 厦门电光源生产科研基地 (二期) 4#灯管车间 4.500 平面图	图号 比例 日期 2007.03 B208S3-7-3