


暖通
 工艺
 结构
 电气
 给排水
 消防
 其他

版别	日期	设计	审核	描述
REV	DATE	DESIGNED	APPROVED	DESCRIPTION

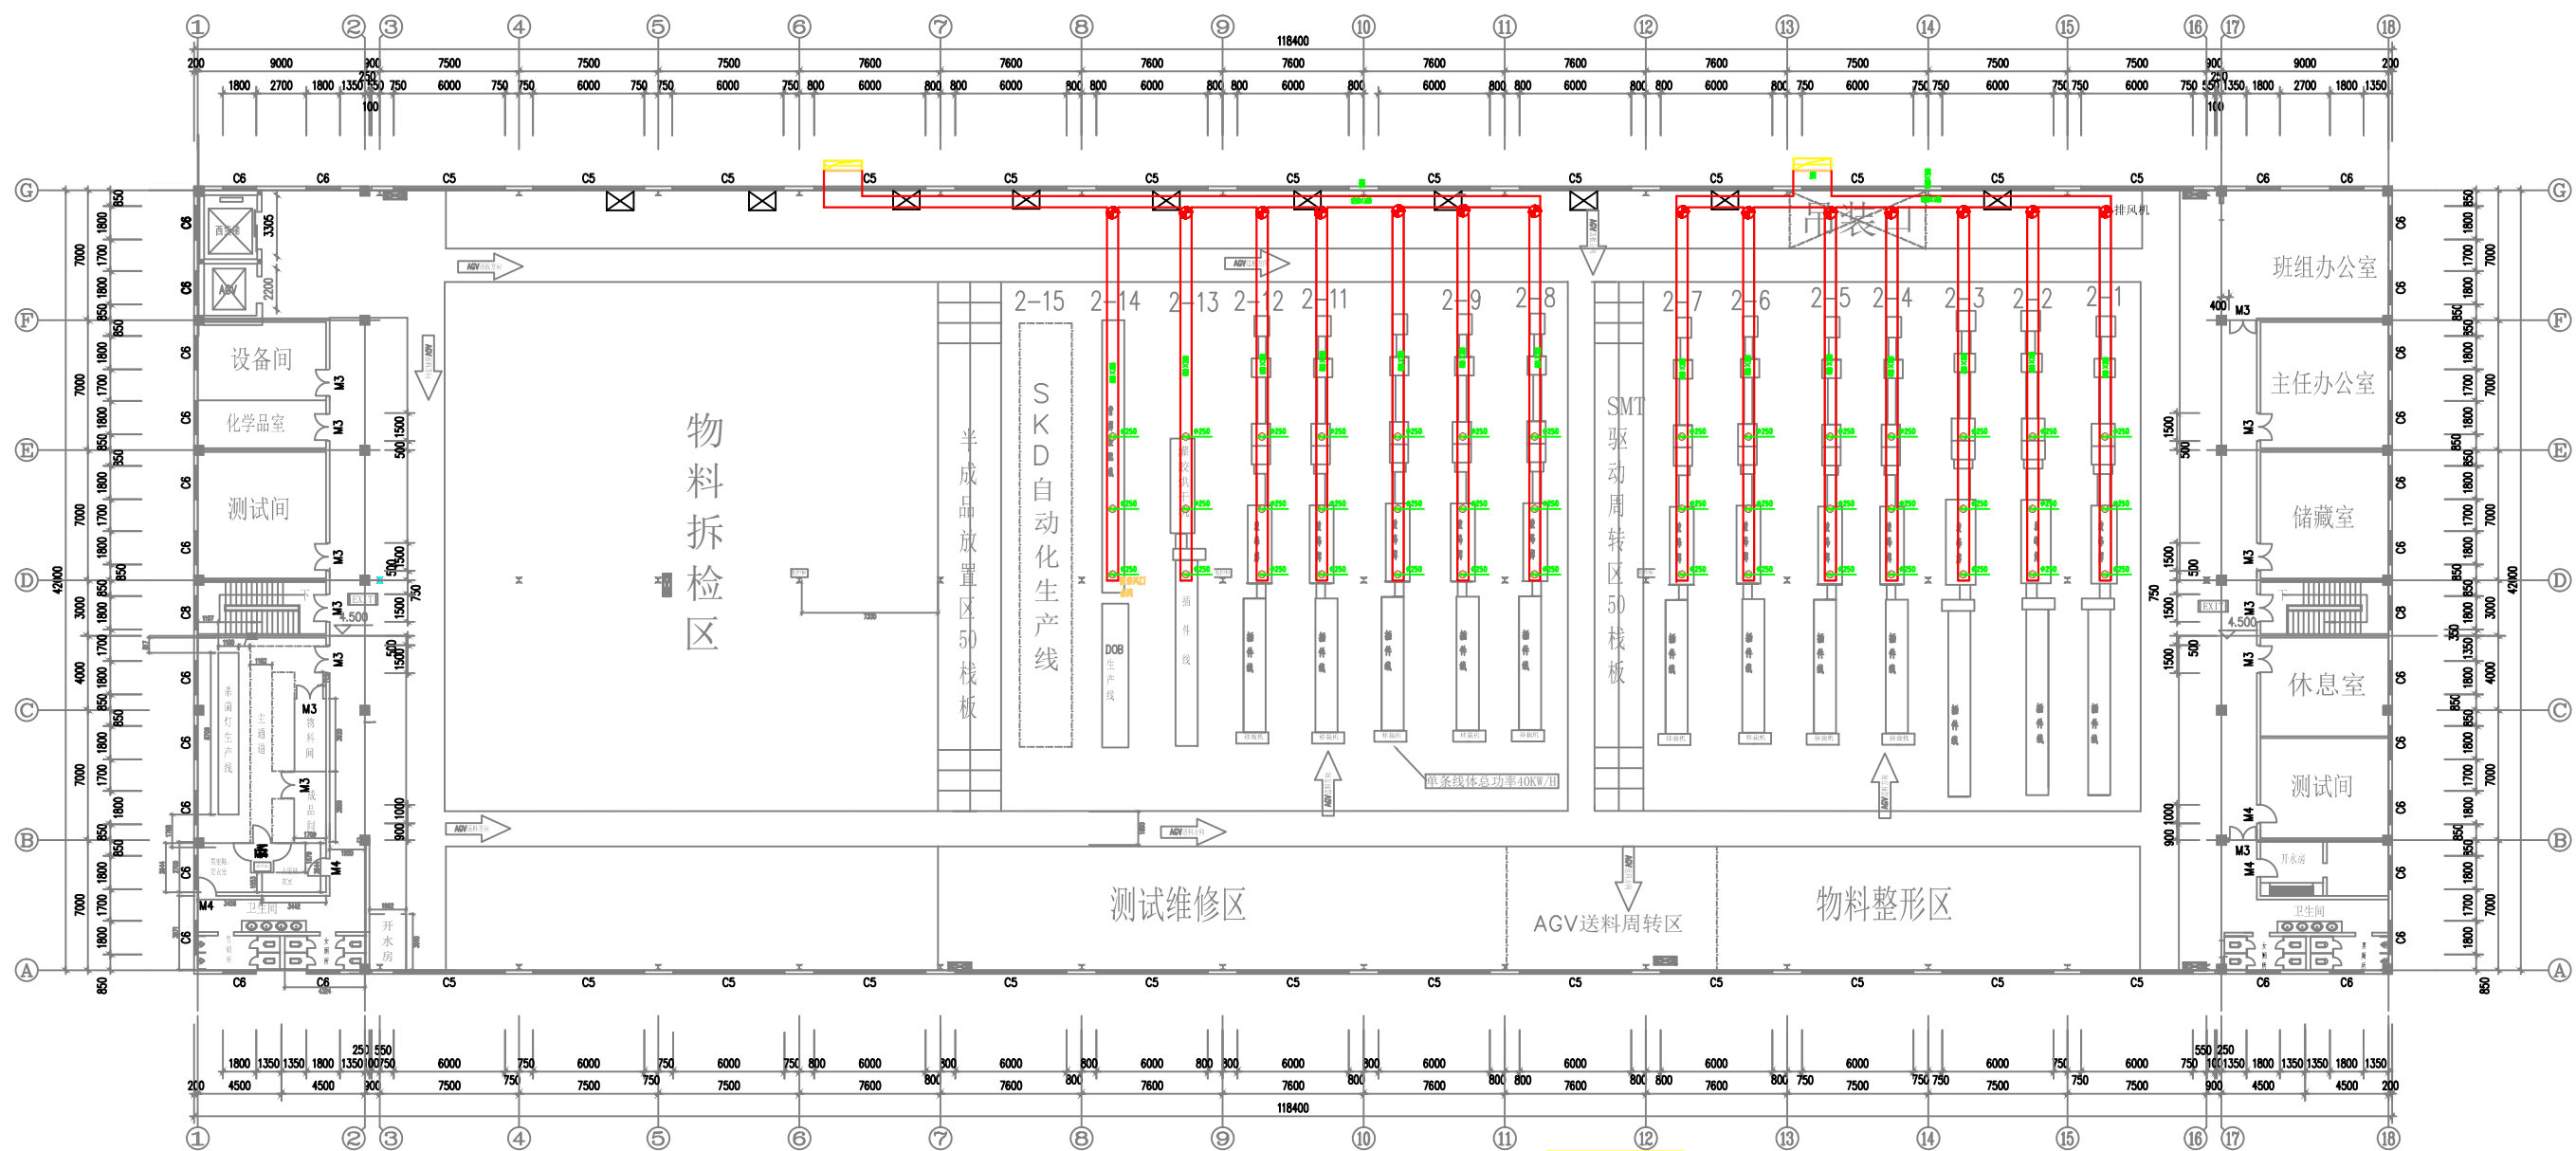

医药箱 你所在的位置 安全出口 消防栓 灭火器 警铃 应急灯 疏散通道 疏散方向 单位: mm

风机利旧

4.500 平面图

火警电话 (内部: 7263551 外部: 119)

图例	名称	规格型号	备注
	止回阀		
	排风管	设备出风口到排风管用φ250软管连接, H=3.8m	

10#厂房F2排风管平面图 1:250

中国中轻国际工程有限公司 (中国轻工国际工程设计院) BCEL China BCEL International Engineering Co., Ltd.		工程设计证书 Certificate No. 甲级 010019-3
项目名称: 厦门电光源生产科研基地(二期) 专业: 暖通 设计: 4#灯管车间 日期: 2007.03	设计: 4.500 平面图 比例: 1:250 日期: 2007.03	图号: B208S3-7-3