


图例
 名称
 规格型号
 备注

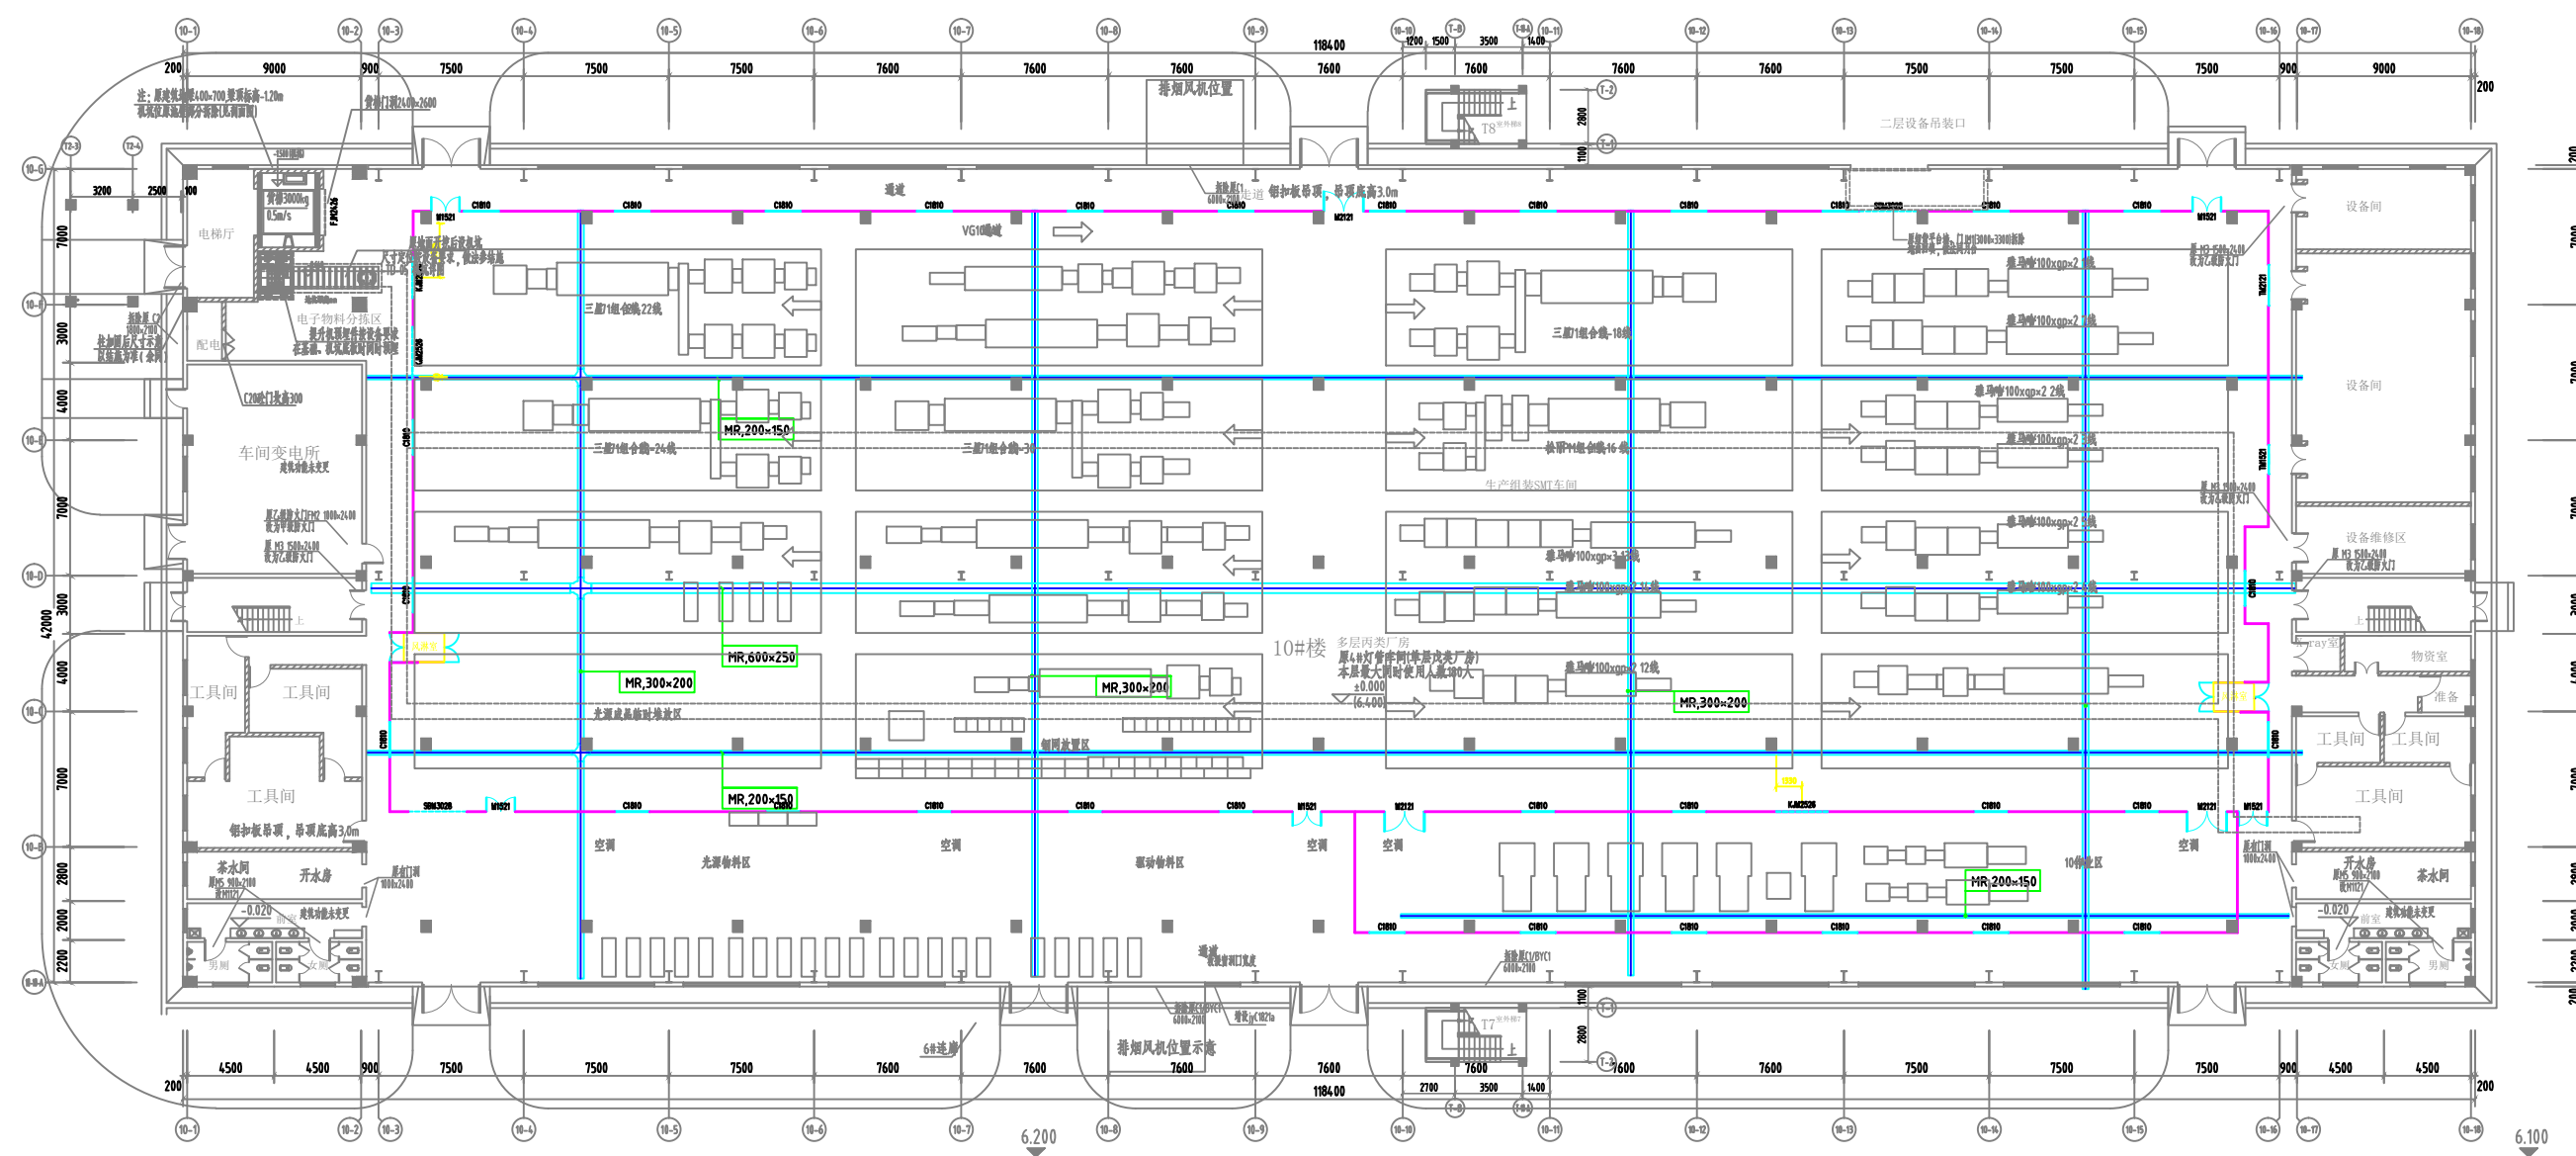

10#厂房F1新增电气桥架平面图 1:250

图例	名称	规格型号	备注
	电气桥架	厚2mm	

中国中轻国际工程有限公司 (中国轻工国际工程设计院) China BCEL International Engineering Co., Ltd.	
项目负责人: [Name] 专业负责人: [Name]	审核: [Name] 设计: [Name]
厦门电光源生产科研基地(二期)	
日期: [Date] 比例: 1:250	图号: B208S3-7-3