


版别  
 日期  
 设计  
 审核  
 描述

版别	日期	设计	审核	描述

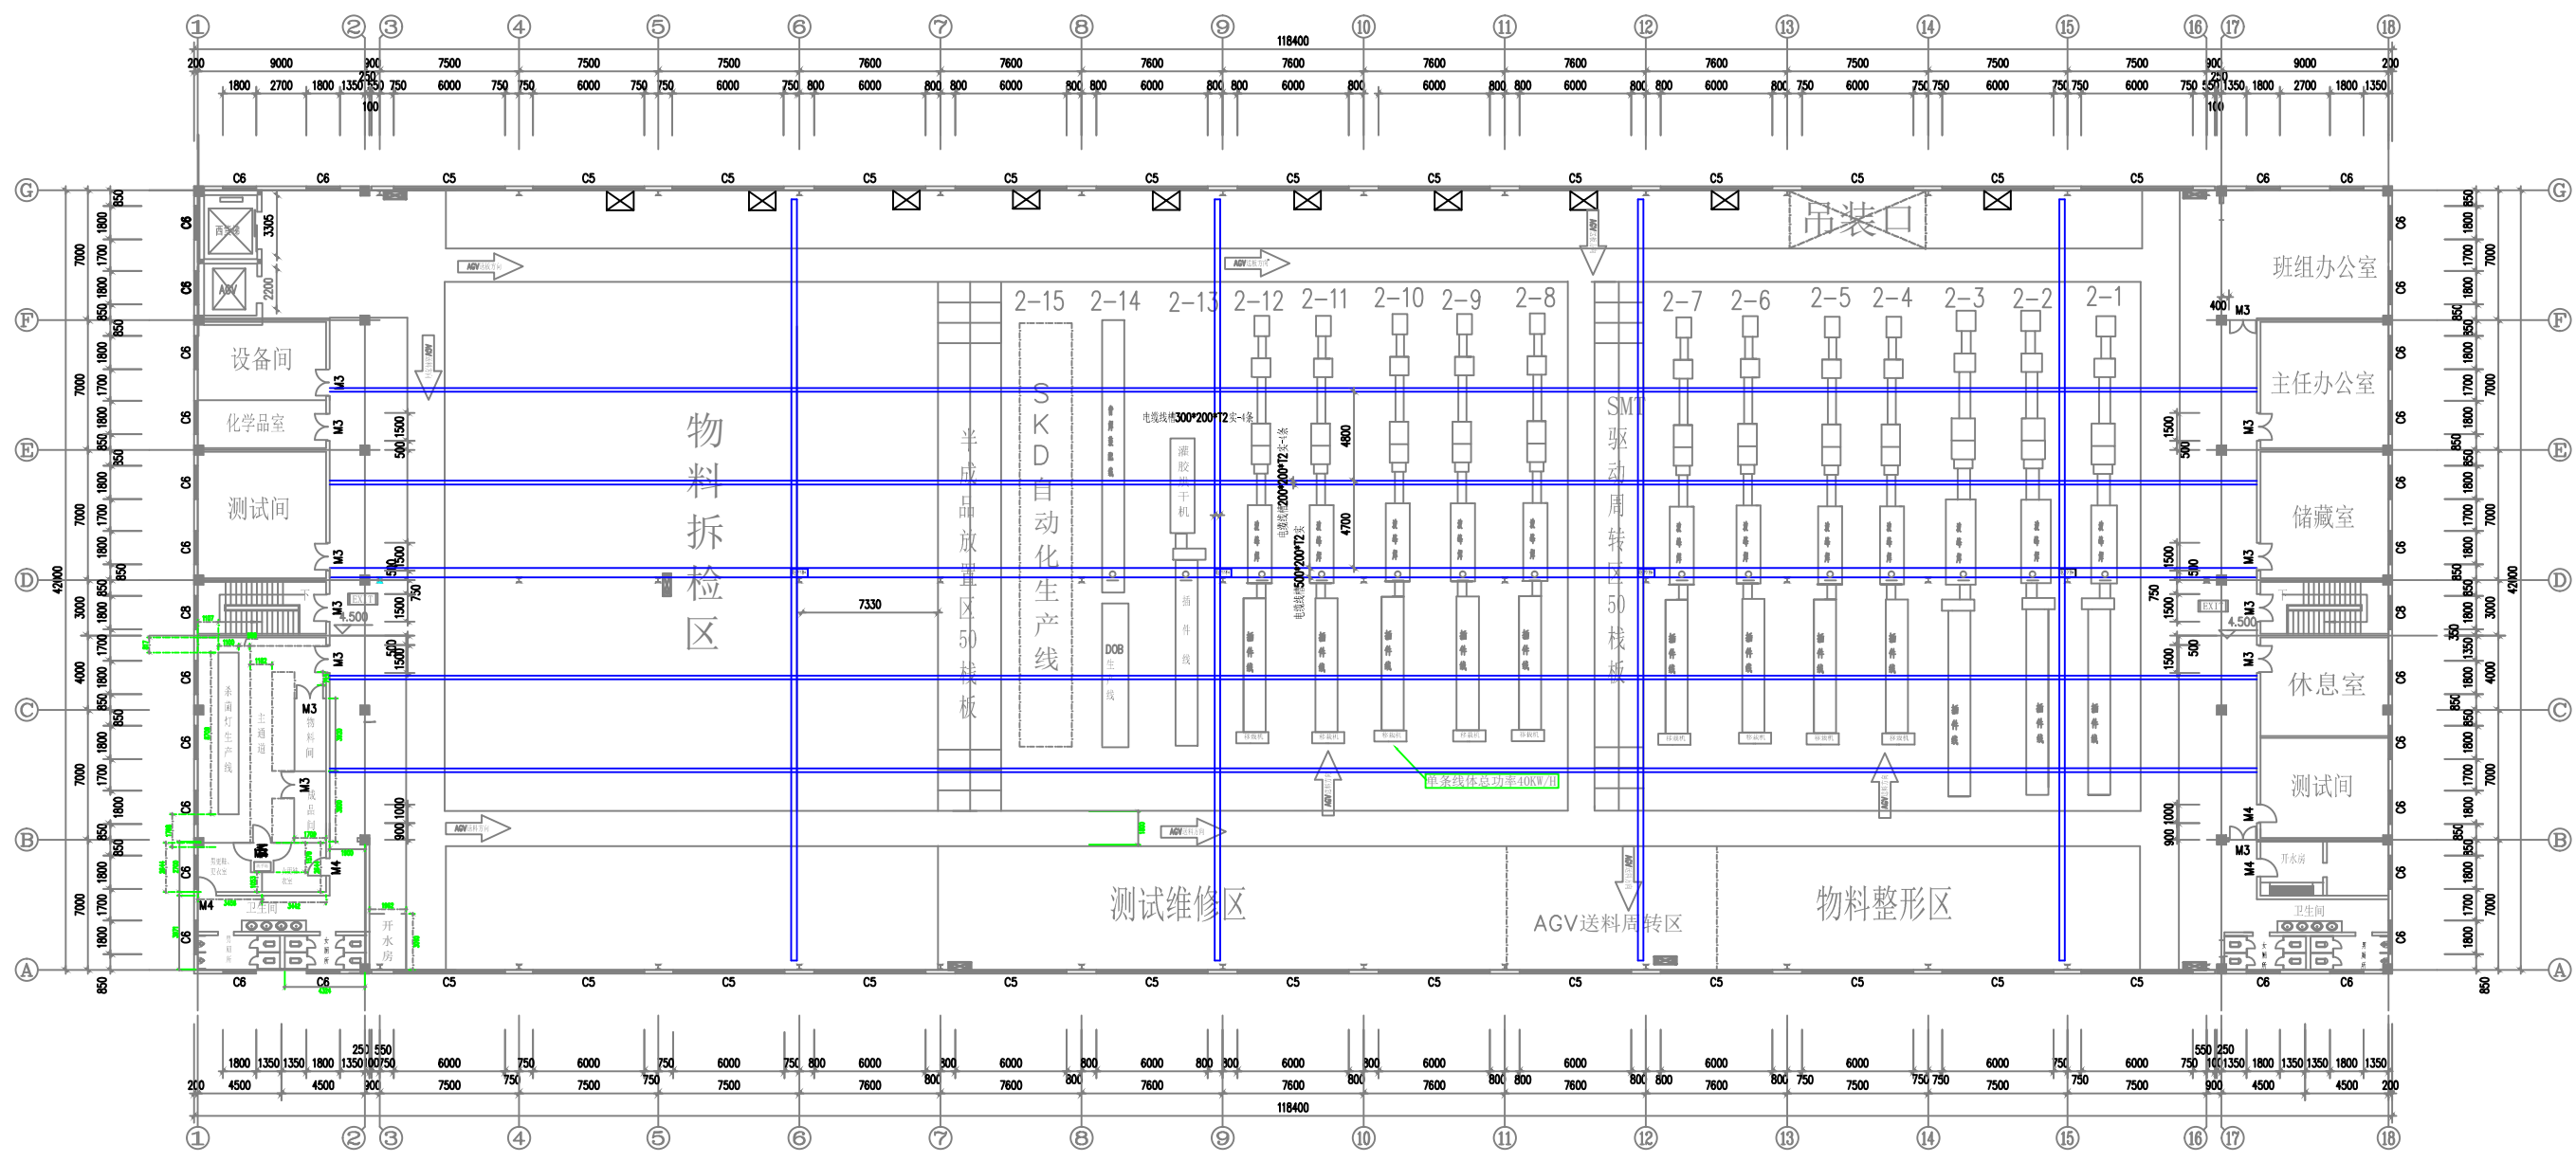

医药箱 你所在的位置 安全出口 消防栓 灭火器 警铃 应急灯 疏散通道 疏散方向

单位: mm

4.500 平面图

火警电话 (内部: 7263551 外部: 119)

10#厂房F2桥架平面图 1:250

中国中轻国际工程有限公司 (中国轻工国际工程设计院) China BCEL International Engineering Co., Ltd. 工程设计证书 Certificate No. 甲级 010019-3	
项目负责人 设计人 审核人 批准人	工程名称 厦门电光源生产科研基地(二期) 4#灯管车间 4.500 平面图
日期 2007.03	比例 1:150
图号 B208S3-7-3	